

57,47m metros de cano de cobre classe A de 22mm

58,48 metros de cano de cobre classe A de 22mm

TOTAL: 115,95 metros de cano de cobre classe A de 22mm



115,93 metros de cano de cobre classe A de 15mm

99,18 metros de cano de cobre classe A de 15mm

TOTAL: 215,11 metros de cano de cobre classe A de 22mm

DESCRE

TOTAL  
18 pis O2  
18 pis AR

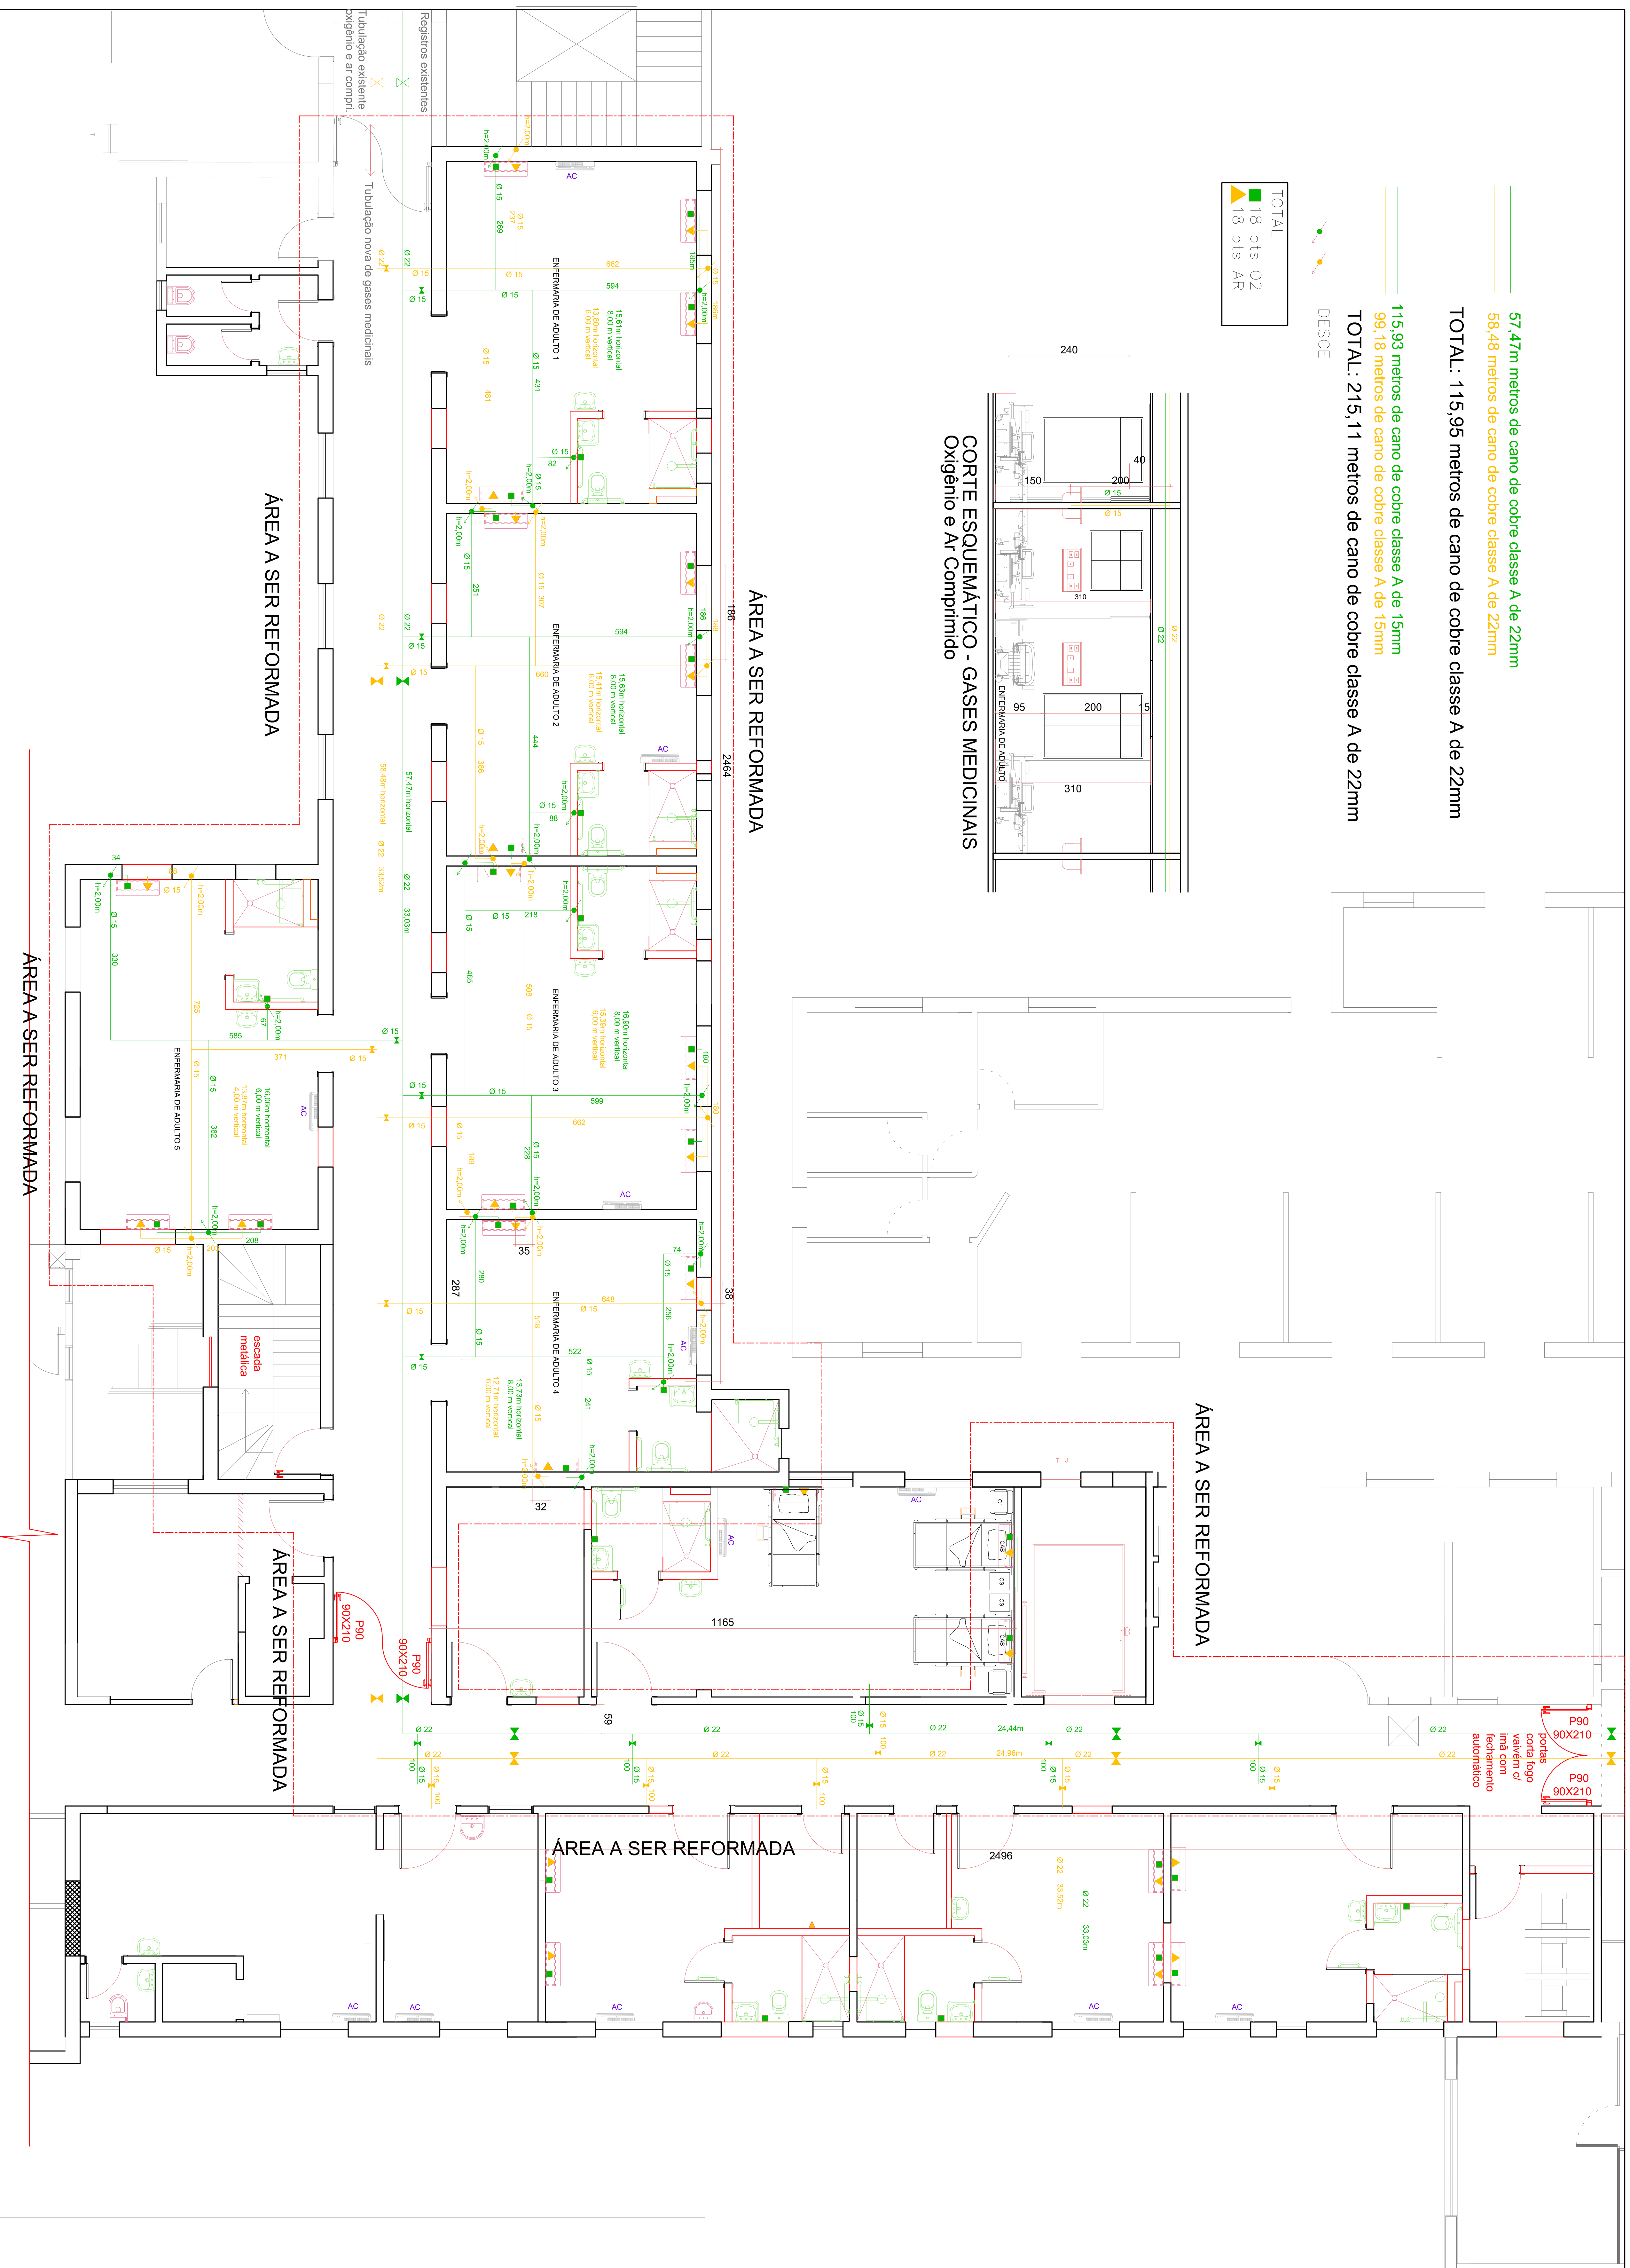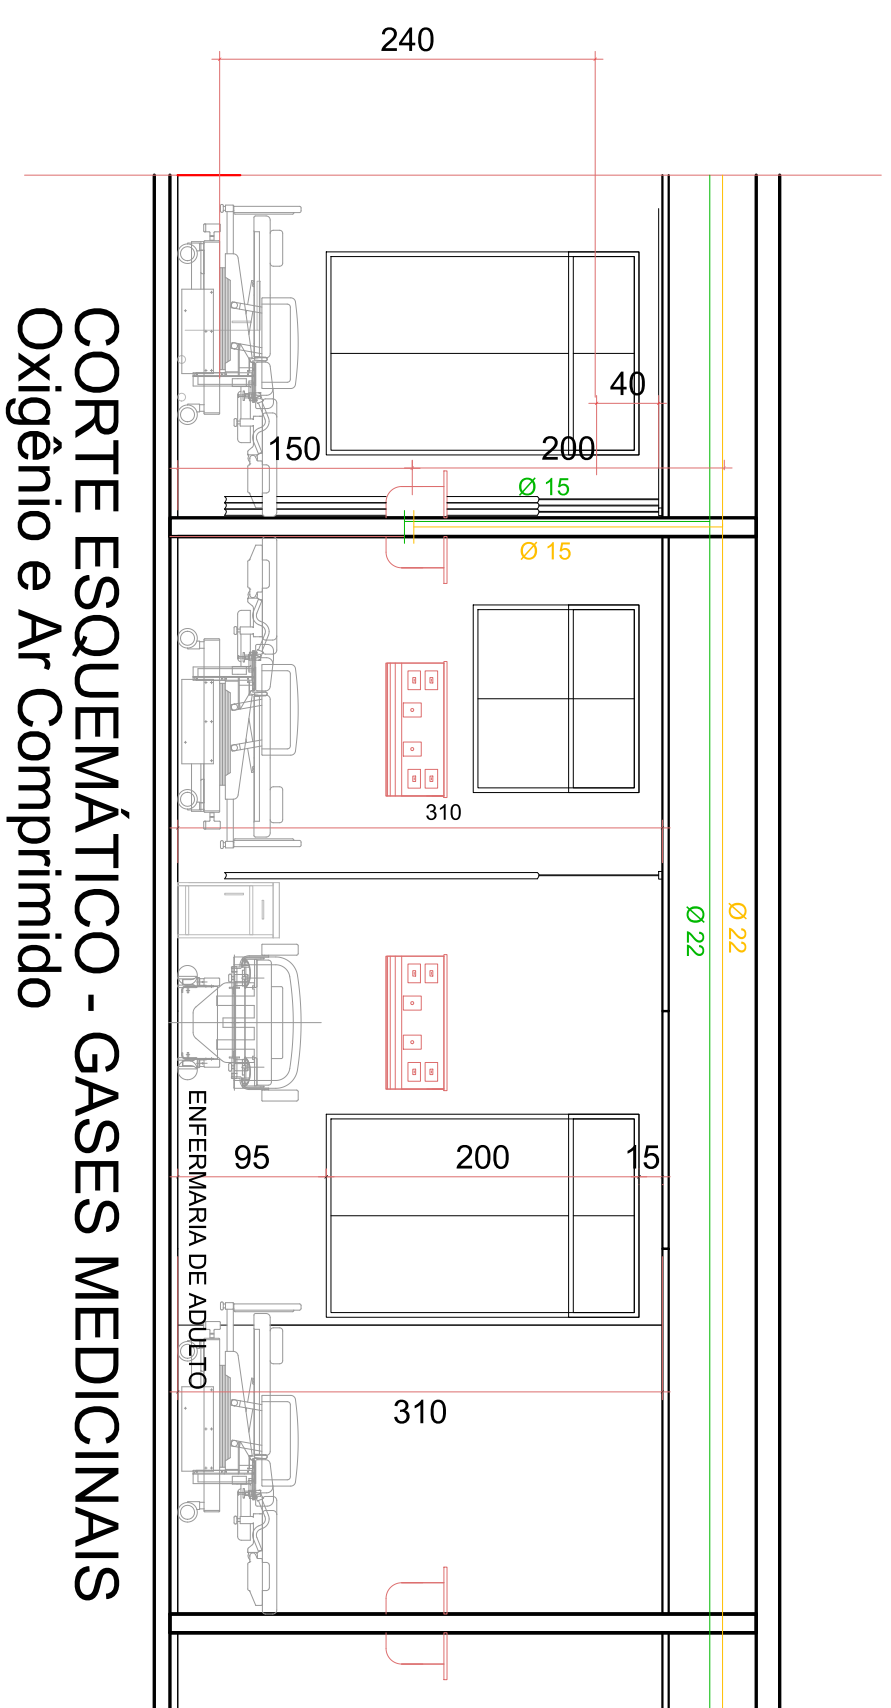

PRANCHA: 06	UBA: PROJETO ARQUITETURA HOSPITALAR
LOCAL: AV. JOÃO DE CASTILHOS, N. 2163 BARRIO CENTRO - CAVIAS DO SUL, MS	HOSPITAL NOSSA SENHORA DE FÁTIMA
PROFETA: DR. JOÃO DE CASTILHOS, N. 2163 CNPJ: 08.843.277/0001-15	PROJETO DE GASES E EQUIPAMENTOS
DISCIPLINA: PLANTA BAIXA DE GASES	
ASSUNTO: UNIDADE FUNCIONAL: 3 - INTERNAÇÃO	
PROJETO ARQUITETÔNICO	
ARQUITETO: DR. JOÃO DE CASTILHOS, N. 2163 - 9	
ESCALA: 1/15	DATA: 06/ ABRIL DE 2017
PROJETO: 06/ ABRIL DE 2017	ARQUITETO: DR. JOÃO DE CASTILHOS, N. 2163 - 9